

MAPA DO CELÓW PROJEKTOWYCH
Gmina: Wręczyca Wielka
Wies: Truskolasy, ul. Piaskowa
Jedn. ewid.: Wręczyca Wielka (240609_2)
Obręb: Truskolasy (0020)
działki nr 1085, 1066/18, 1066/20, 1056/9, 1056/7, 1056/5, 1056/4, 1057/10, 1057/11, 1057/13, 1057/25, 1057/24, 1058/10, 1058/12, 1059/7, 1059/10, 1079 k.m. nr 8
ID zgł. pracy geod. GKN.6640.1023.14

Układ współrzędnych prostokątnych płaskich: „układ 2000/18”
6.143.28.13.3.1
6.143.28.13.3.3
6.143.28.13.3.4
Układ wysokości: Kronsztad 86

SKALA 1:500

UWAGI:

Mapa nie może służyć do celów projektowych w myśl §79 pkt. 5, Rozporządzenia Ministra Spraw Wewnętrznych i Administracji z dnia 9 listopada 2011r. (Dz. U. Nr 263, Poz. 1572), w zakresie granic działek nr 1085, 1066/18, 1066/20, 1056/9, 1056/7, 1056/5, 1056/4, 1057/10, 1057/11, 1057/13, 1057/25, 1057/24, 1058/10, 1058/12, 1059/7, 1059/10, 1079.

Nie wyklucza się istnienia w terenie innych nie wykazanych na niniejszej mapie urządzeń podziemnych, które nie były zgłoszone do inwentaryzacji lub o których brak jest informacji w instytucjach branżowych.

Granice ewidencyjne działek naniesiono kolorem zielonym.

Na obszarze objętym inwestycją, tj. działek nr 1085, 1066/18, 1066/20, 1056/9, 1056/7, 1056/5, 1056/4, 1057/10, 1057/11, 1057/13, 1057/25, 1057/24, 1058/10, 1058/12, 1059/7, 1059/10, 1079 brak obciążeń służebnościami gruntowymi.

LEGENDA:

Na podstawie planu miejscowego gminy Wręczyca Wielka:
3MN – tereny zabudowy mieszkaniowej jednorodzinnej
1MN, RM – tereny zabudowy mieszkaniowej jednorodzinnej i zagrodowej
1P, U – tereny zabudowy produkcyjnej i usługowej
RP – tereny rolnicze bez prawa lokalizacji zabudowy
KDw – tereny dróg publicznych – drogi gminne wewnętrzne
KDI – tereny dróg publicznych – drogi gminne lokalne
KDd – tereny dróg publicznych – drogi gminne dojazdowe
▲▲▲ – nieprzekraczalna linia zabudowy
—▲— – linie rozgraniczające teren o różnym przeznaczeniu


UWAGA!

Podkład mapy, na którym wykonano projekt jest zgodny z mapą do celów projektowych zarejestrowaną w PODGIK w Kłobucku pod nr GKN.6640.1023.2014 z dnia 24.06.2014r.

GEODETA UPRAWNIONY
mgr inż. Tomasz Cholez
 Zawady, ul. K. Makuszyńskiego 48
 42-110 Popów
 tel. 0607191481, (034) 3177213
 Nr świadectwa 19049

Wykonał.....
 Data.....17.06.2014r.....

Szkic orientacyjny

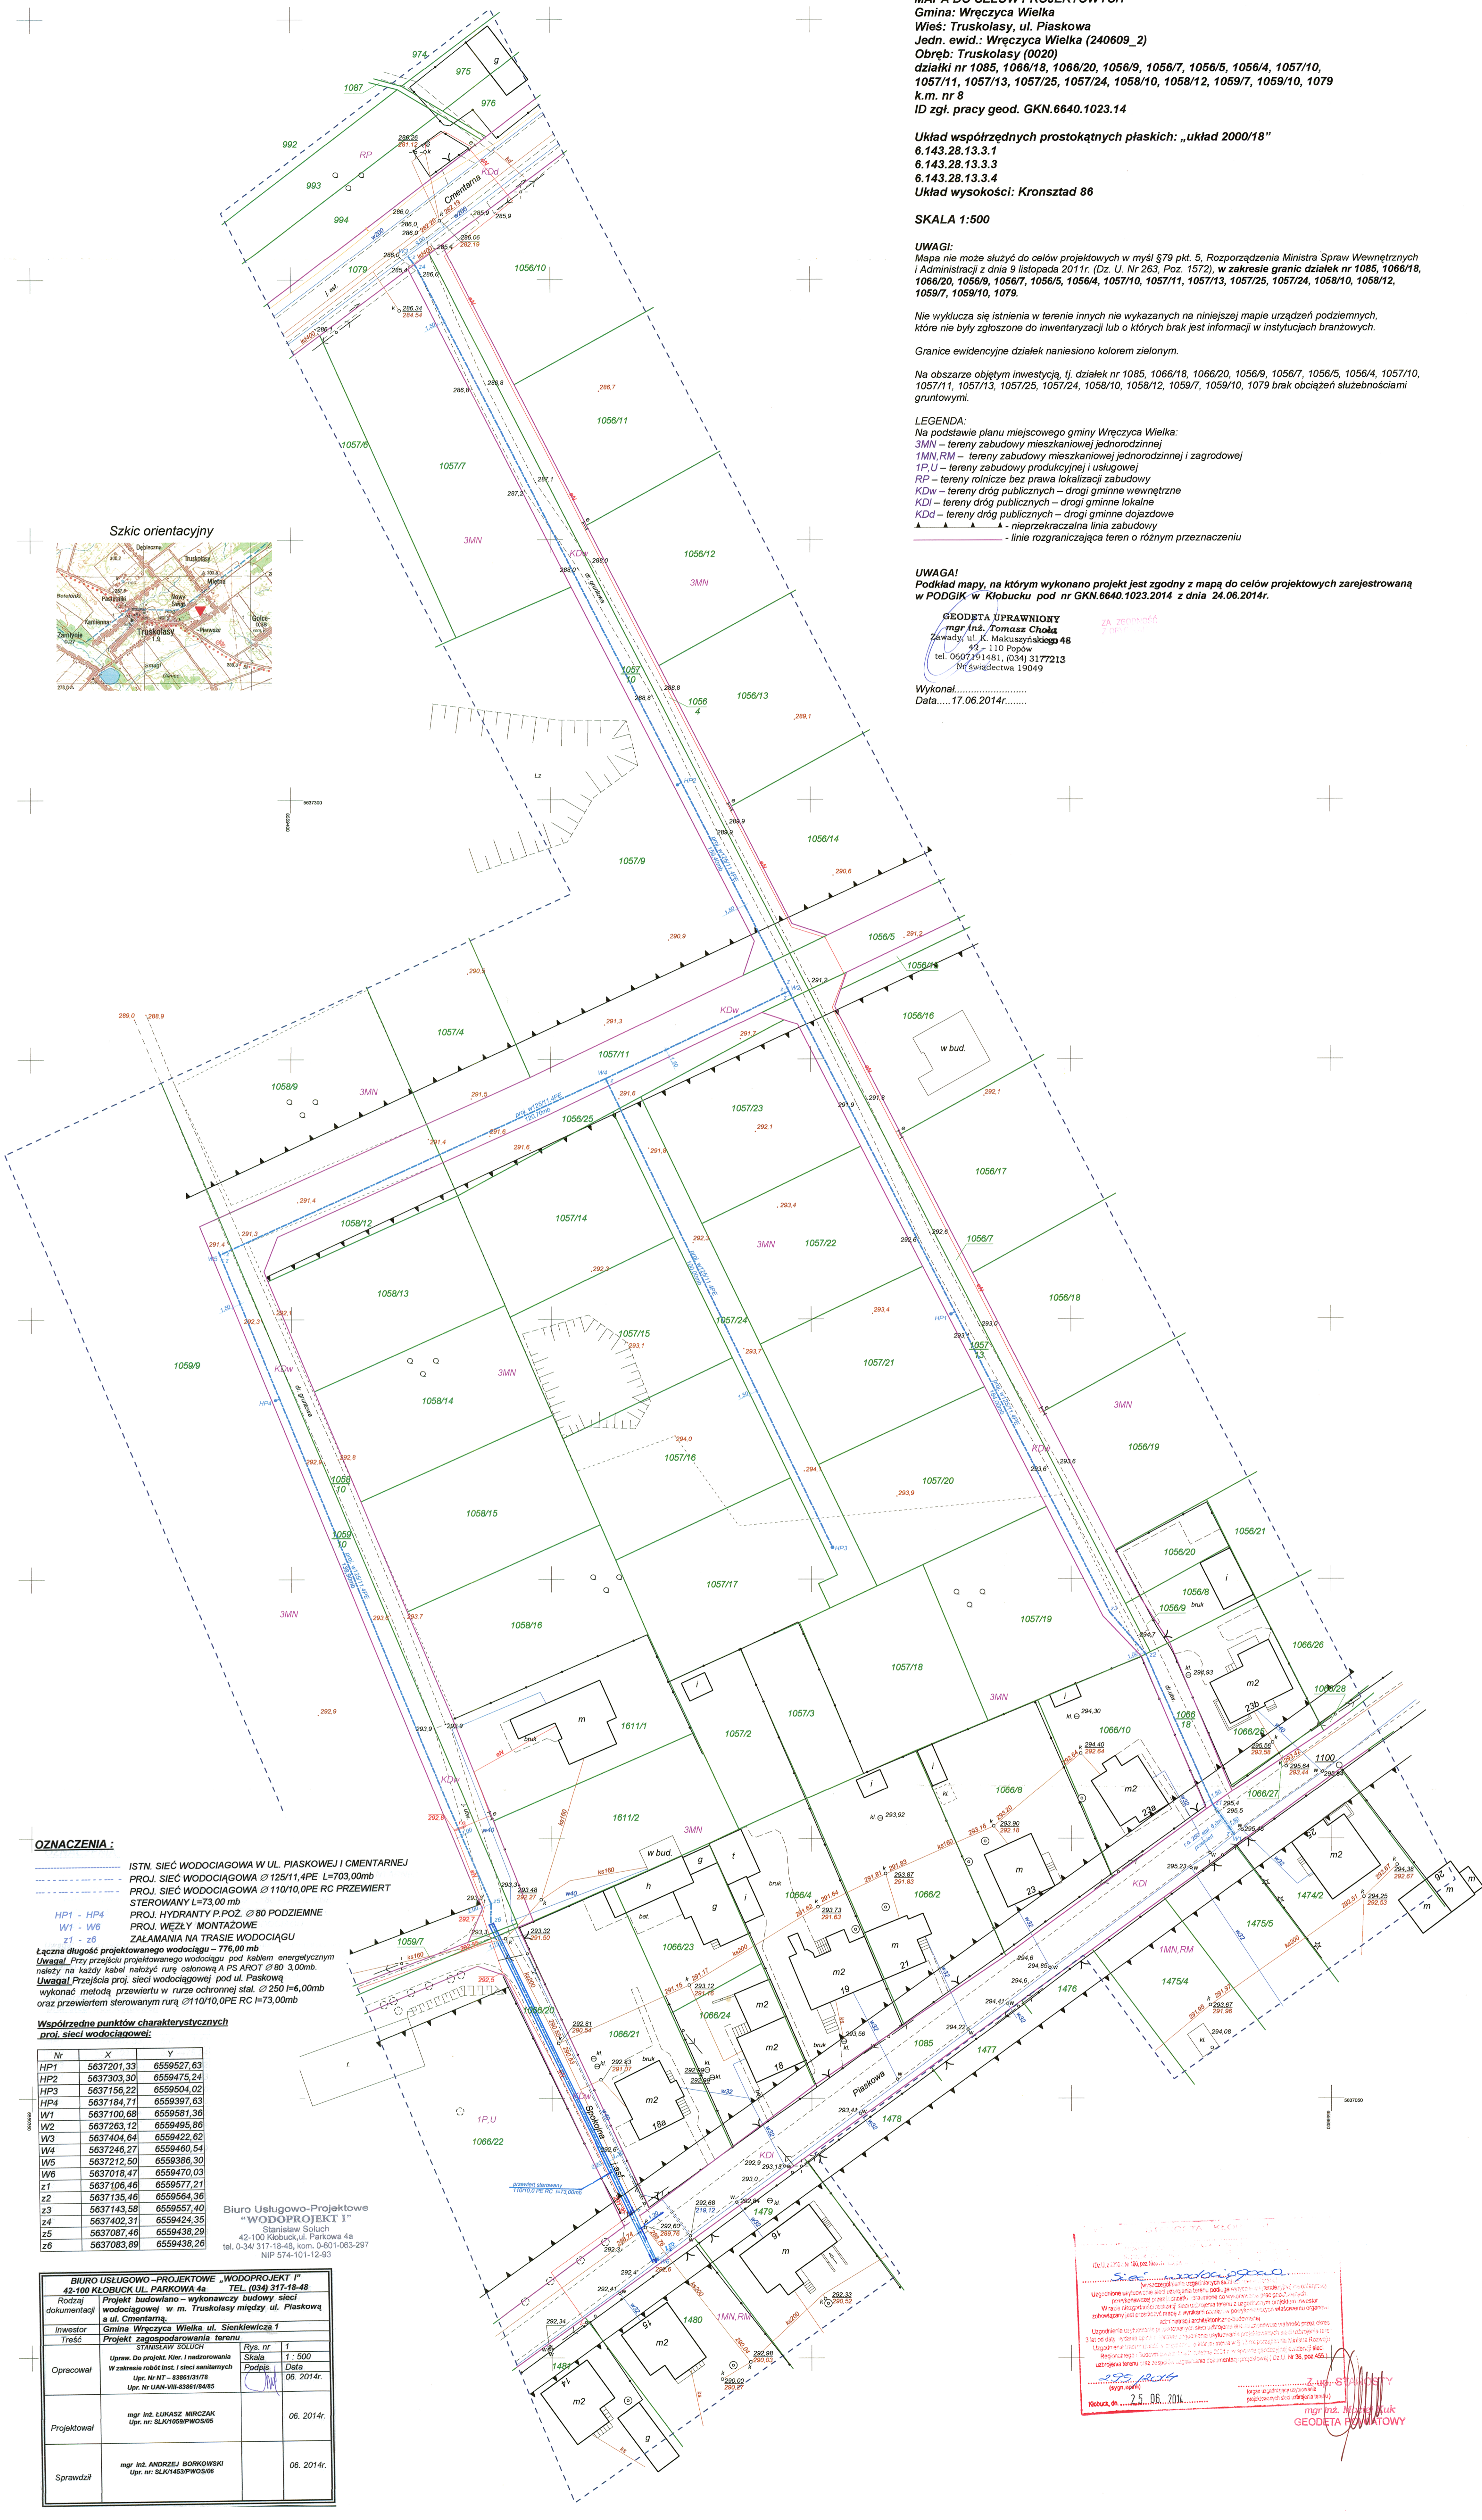

OZNACZENIA:

- ISTN. SIEĆ WODOCIĄGOWA W UL. PIASKOWEJ I CMENTARNEJ
 - PROJ. SIEĆ WODOCIĄGOWA Ø 125/11,4PE L=703,00mb
 - PROJ. SIEĆ WODOCIĄGOWA Ø 110/10,0PE RC PRZEWIERT STEROWANY L=73,00 mb
 - HP1 - HP4 PROJ. HYDRANTY P.POŻ. Ø 80 PODZIEMNE
 - W1 - W6 PROJ. WEZŁY MONTAŻOWE
 - Z1 - Z6 ZAŁAMANIA NA TRASIE WODOCIĄGU
- Łączna długość projektowanego wodociągu – 776,00 mb
 Uwaga! Przy przyjęciu projektowanego wodociągu pod kablem energetycznym należy na każdy kabel nabiżyć rurę osłonową A PS AR0T Ø 80 3,00mb
 Uwaga! Przejścia proj. sieci wodociągowej pod ul. Piaskową wykonać metodą przewiertu w rurze ochronnej stal. Ø 250 l=6,00mb oraz przewiertem sterowanym rurą Ø110/10,0PE RC l=73,00mb

Współrzędne punktów charakterystycznych proj. sieci wodociągowej:

Nr	X	Y
HP1	5637201,33	6559527,63
HP2	5637303,30	6559475,24
HP3	5637156,22	6559504,02
HP4	5637184,71	6559397,63
W1	5637100,68	6559561,36
W2	5637263,12	6559495,86
W3	5637404,64	6559422,62
W4	5637246,27	6559460,54
W5	5637212,50	6559386,30
W6	5637018,47	6559470,03
Z1	5637106,46	6559577,21
Z2	5637135,46	6559564,36
Z3	5637143,58	6559557,40
Z4	5637402,31	6559424,35
Z5	5637087,46	6559438,29
Z6	5637083,89	6559438,26

Biurowo Usługowo-Projektowe
„WODOPROJEKT I”
 Stanisław Soluch
 42-100 Kłobuck, ul. Parkowa 4a
 tel. 0-34/317-18-48, kom. 0-601-063-297
 NIP 574-101-12-93

BIURO USŁUGOWO-PROJEKTOWE „WODOPROJEKT I” 42-100 KŁOBUCK UL. PARKOWA 4a TEL. (034) 317-18-48	
Rodzaj dokumentacji	Projekt budowlano – wykonawczy budowy sieci wodociągowej w m. Truskolasy między ul. Piaskową a ul. Cmentarna
Investor	Gmina Wręczyca Wielka ul. Sienkiewicza 1
Treść	Projekt zagospodarowania terenu
Opracował	mgr inż. LUKASZ MROZAK Upr. nr: SLK1059/PWOS/05
Projektował	mgr inż. ANDRZEJ BORKOWSKI Upr. nr: SLK1453/PWOS/06
Sprawił	mgr inż. ANDRZEJ BORKOWSKI Upr. nr: SLK1453/PWOS/06

Stamp and signature area containing a red official seal of the geodesist, the date 25.06.2014, and the signature of mgr inż. Tomasz Cholez, Geodeta UPRAWNIONY.